


金龙村陈公排组饮水工程

施工图

兴和县贵贵建筑工程有限公司

2023年3月

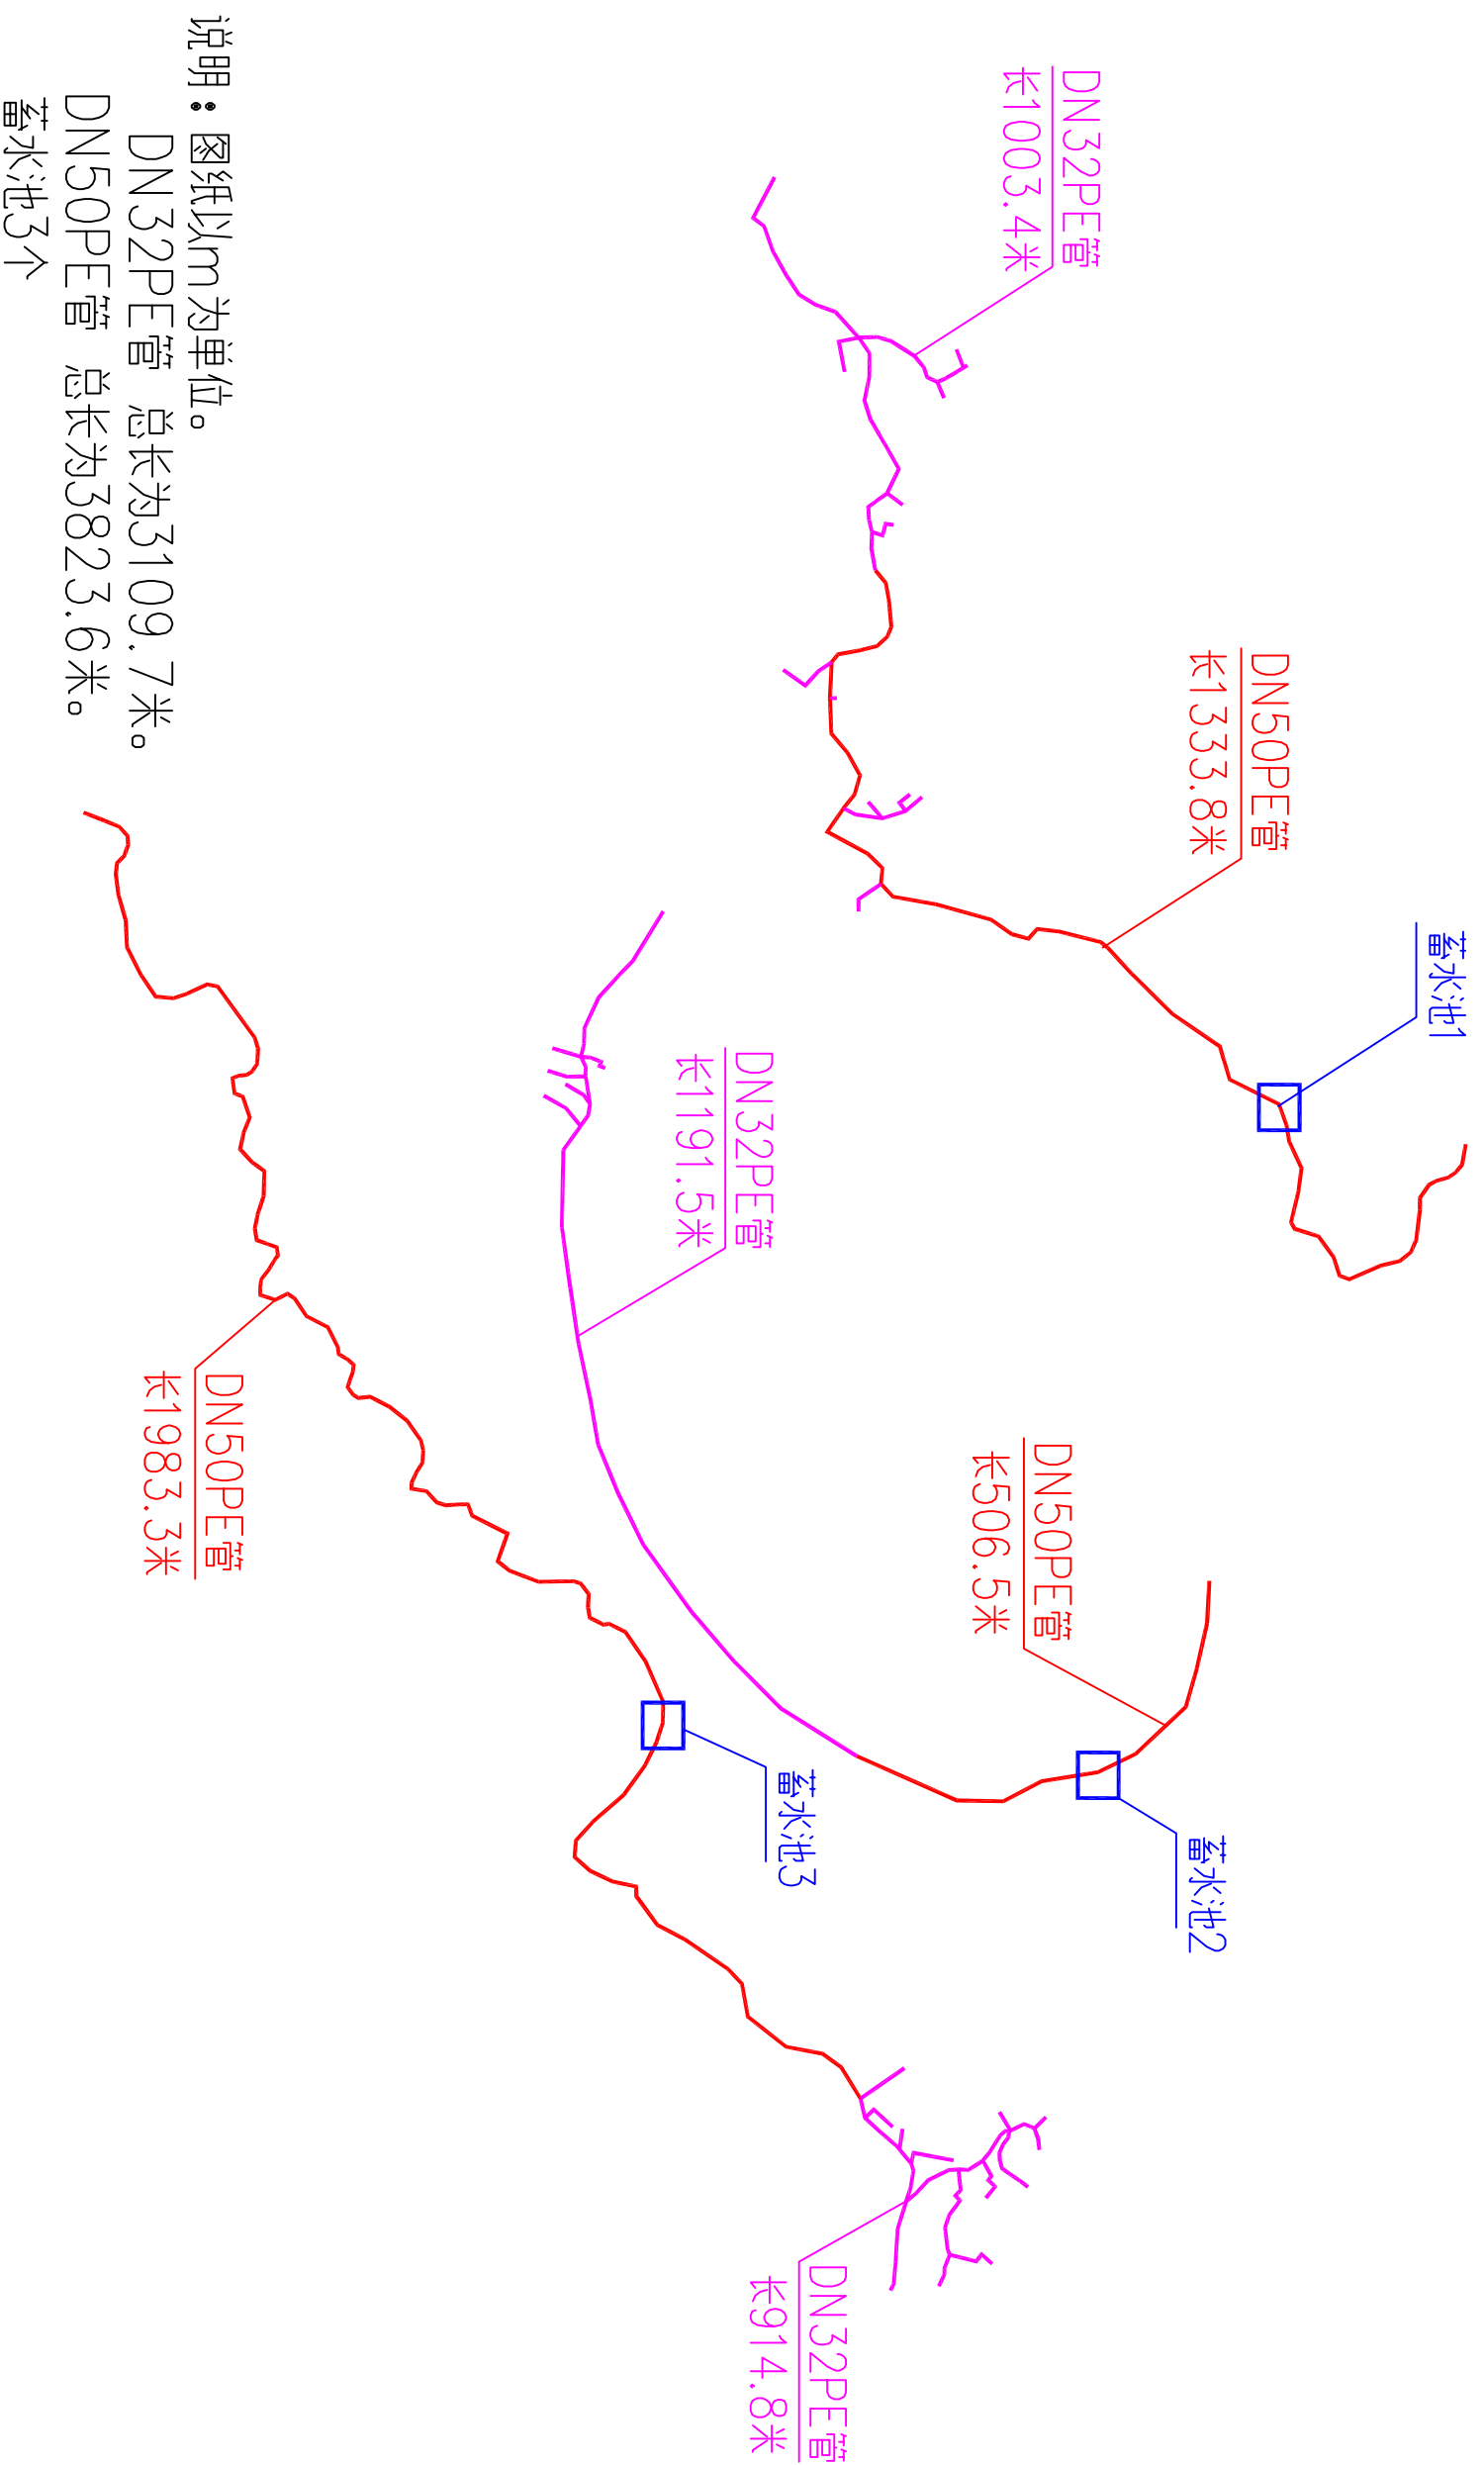

兴和县贵贵建筑工程有限公司

金龙村陈公排组饮水工程

平面布置图

测量员

王毅茹

绘图员


张聚成

检查员


李天杰

图号


YSGC01

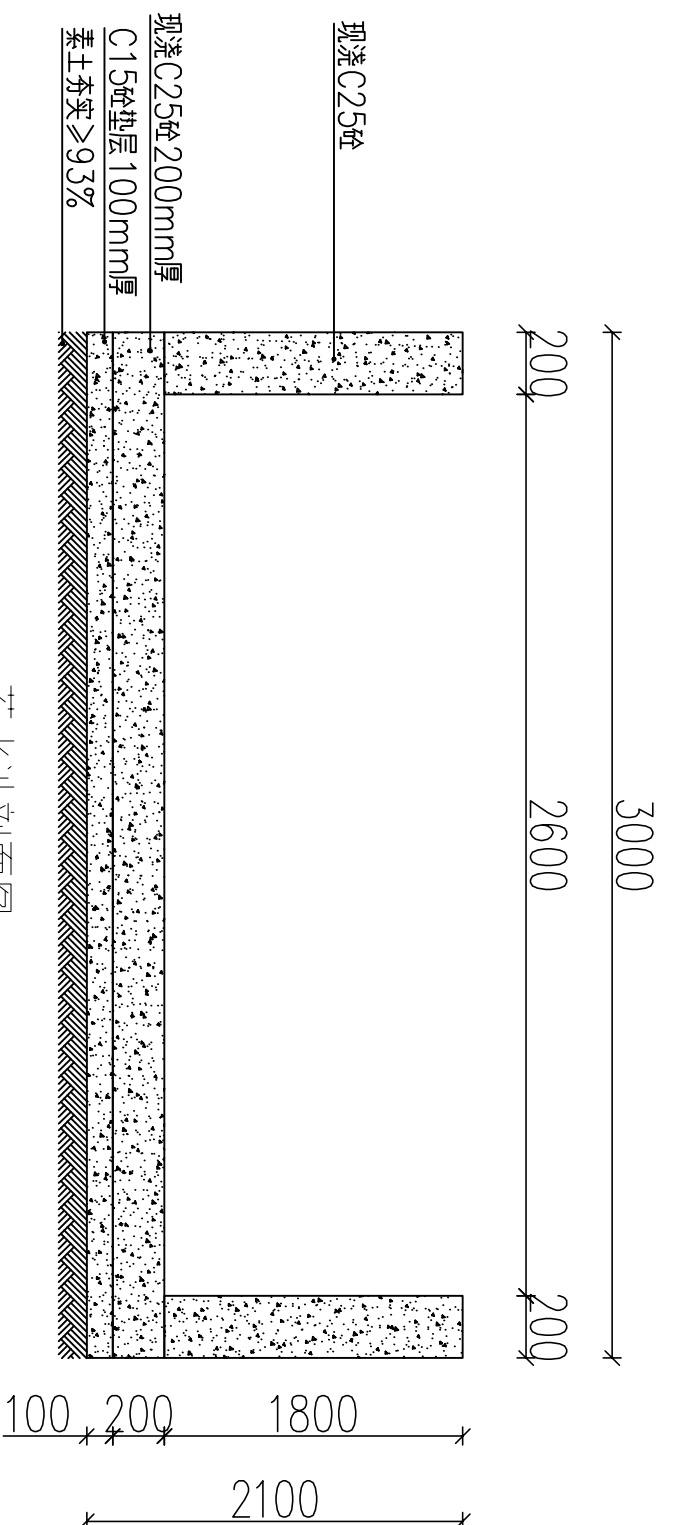


蓄水池剖面图 1:20

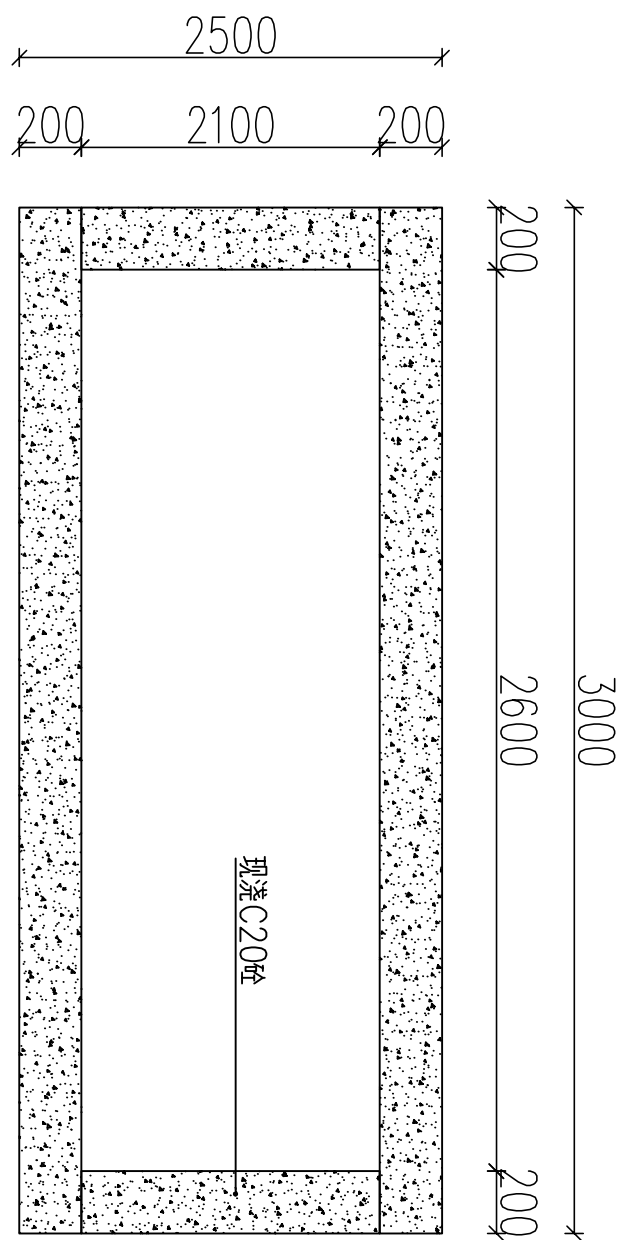

蓄水池平面图 1:20

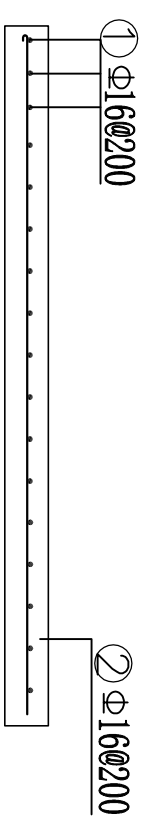


现浇底板配筋图 1:50

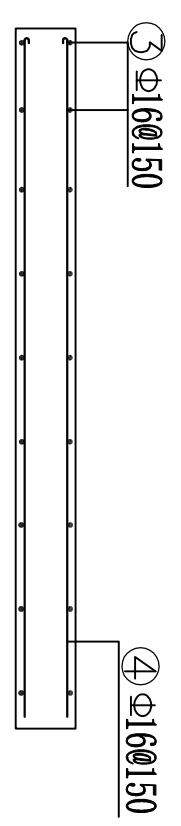


现浇侧墙配筋图 1:50

说明：
 1、图中尺寸单位均为mm。

| | | | | | | | | | | |
|---------------|-------------|--------|-----|-----|-----|-----|-----|-----|----|--------|
| 兴国县贵贵建筑工程有限公司 | 金龙村陈公排组饮水工程 | 蓄水池断面一 | 测量员 | 王毅茹 | 绘图员 | 张聚成 | 检查员 | 季天杰 | 图号 | YSGC02 |
|---------------|-------------|--------|-----|-----|-----|-----|-----|-----|----|--------|

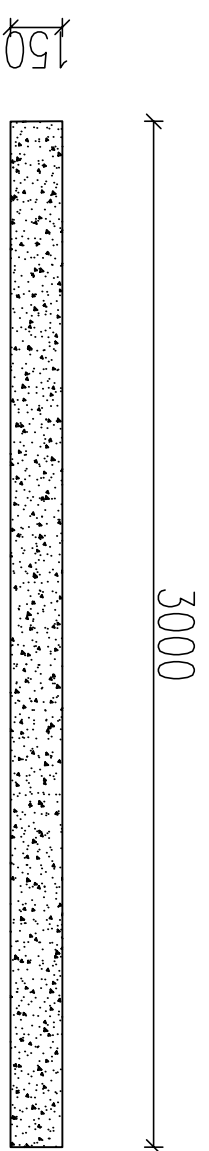

蓄水池盖板剖面图 1:20

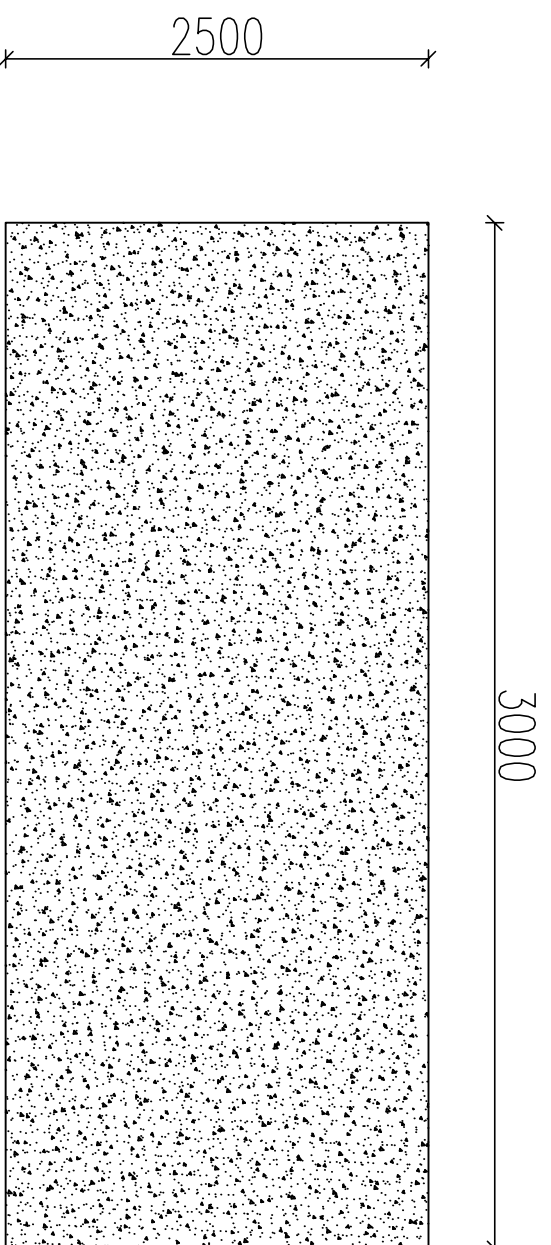

蓄水池盖板剖面图 1:20

说明：

1、图中尺寸单位均为mm。

兴和县贵贵建筑工程有限公司

金龙村陈公排组饮水工程

蓄水池断面二

测量员

王毅茹

绘图员

张聚成


检查员

李天杰


图号

YSGC03

400

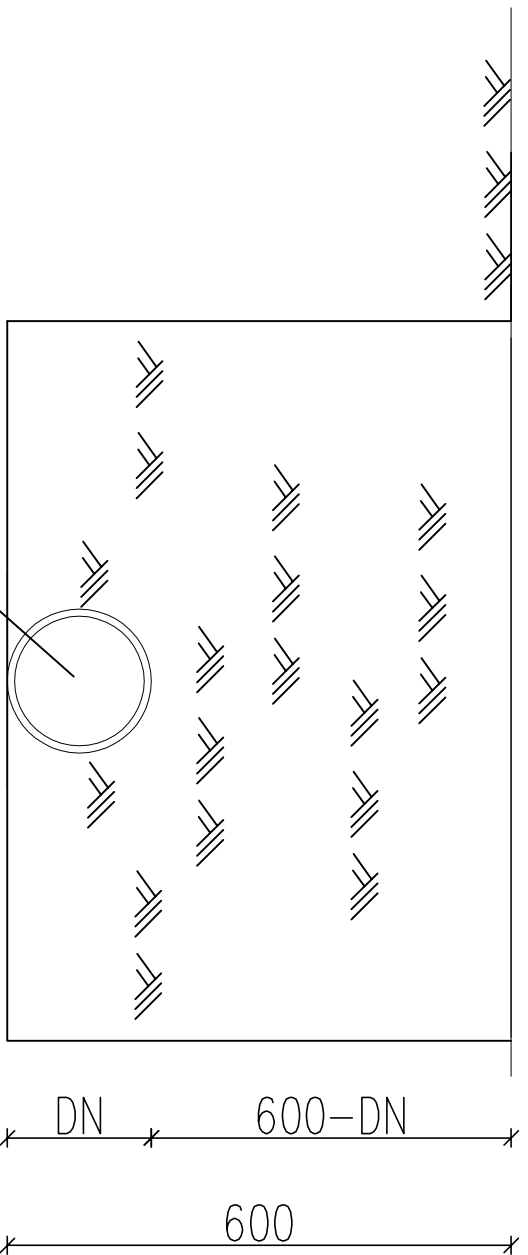

断面图(1:100)

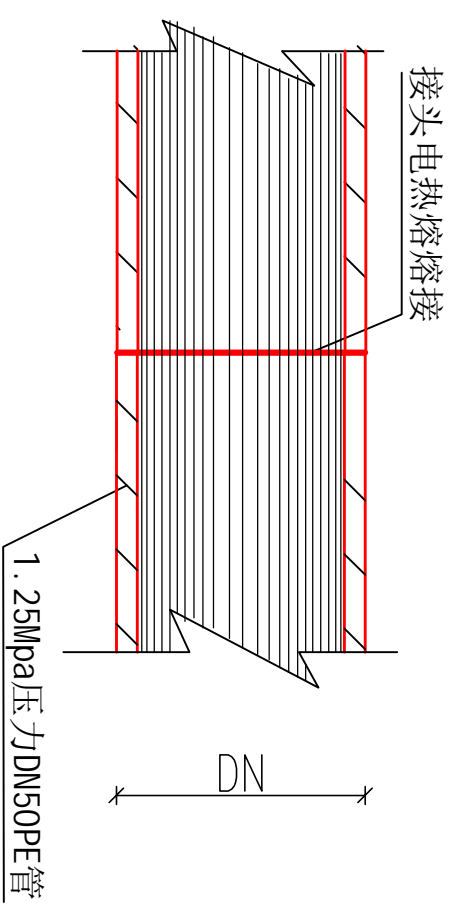

PE管接头熔接图

单位长度(米)工程量表

| 项目名称 型号 | 土方开挖 (m ³) | 土方回填 (m ³) | PE管 (m) |
|------------|---------------------------|---------------------------|------------|
| DN=50 | 0.240 | 0.238 | 1 |
| DN=32 | 0.240 | 0.239 | 1 |

说明:

1、图中尺寸均以毫米计;

兴和县贵贵建筑工程有限公司

金龙村陈公排组饮水工程

1.25MPa压力DN50PE管

测量员

王毅茹

绘图员

张聚成


检查员

李天杰


图号

YSGC04

400

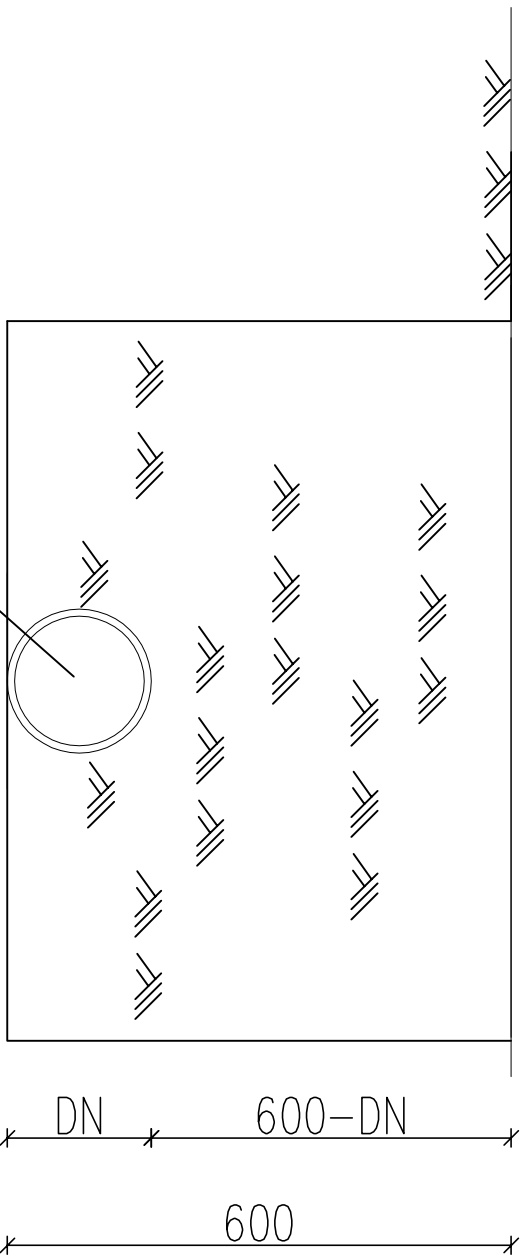

1.25MPa压力DN32PE管
断面图(1:100)

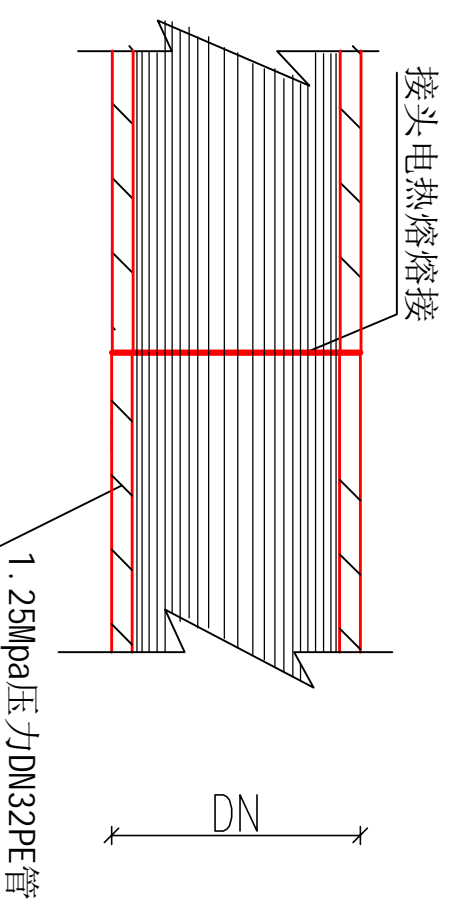

PE管接头熔接图

单位长度(米)工程量表

| 项目名称 型号 | 土方开挖 (m ³) | 土方回填 (m ³) | PE管 (m) |
|------------|---------------------------|---------------------------|------------|
| DN=50 | 0.240 | 0.238 | 1 |
| DN=32 | 0.240 | 0.239 | 1 |

说明:

1、图中尺寸均以毫米计;

兴和县贵贵建筑工程有限公司

金龙村陈公排组饮水工程

1.25MPa压力DN32PE管

测量员

王毅茹

绘图员

张聚成

检查员

李天杰

图号

YSGC05